


# INSTALACJA CENTRALNEGO OGRZEWANIA

## RZUT PARTERU

SKALA 1 : 100

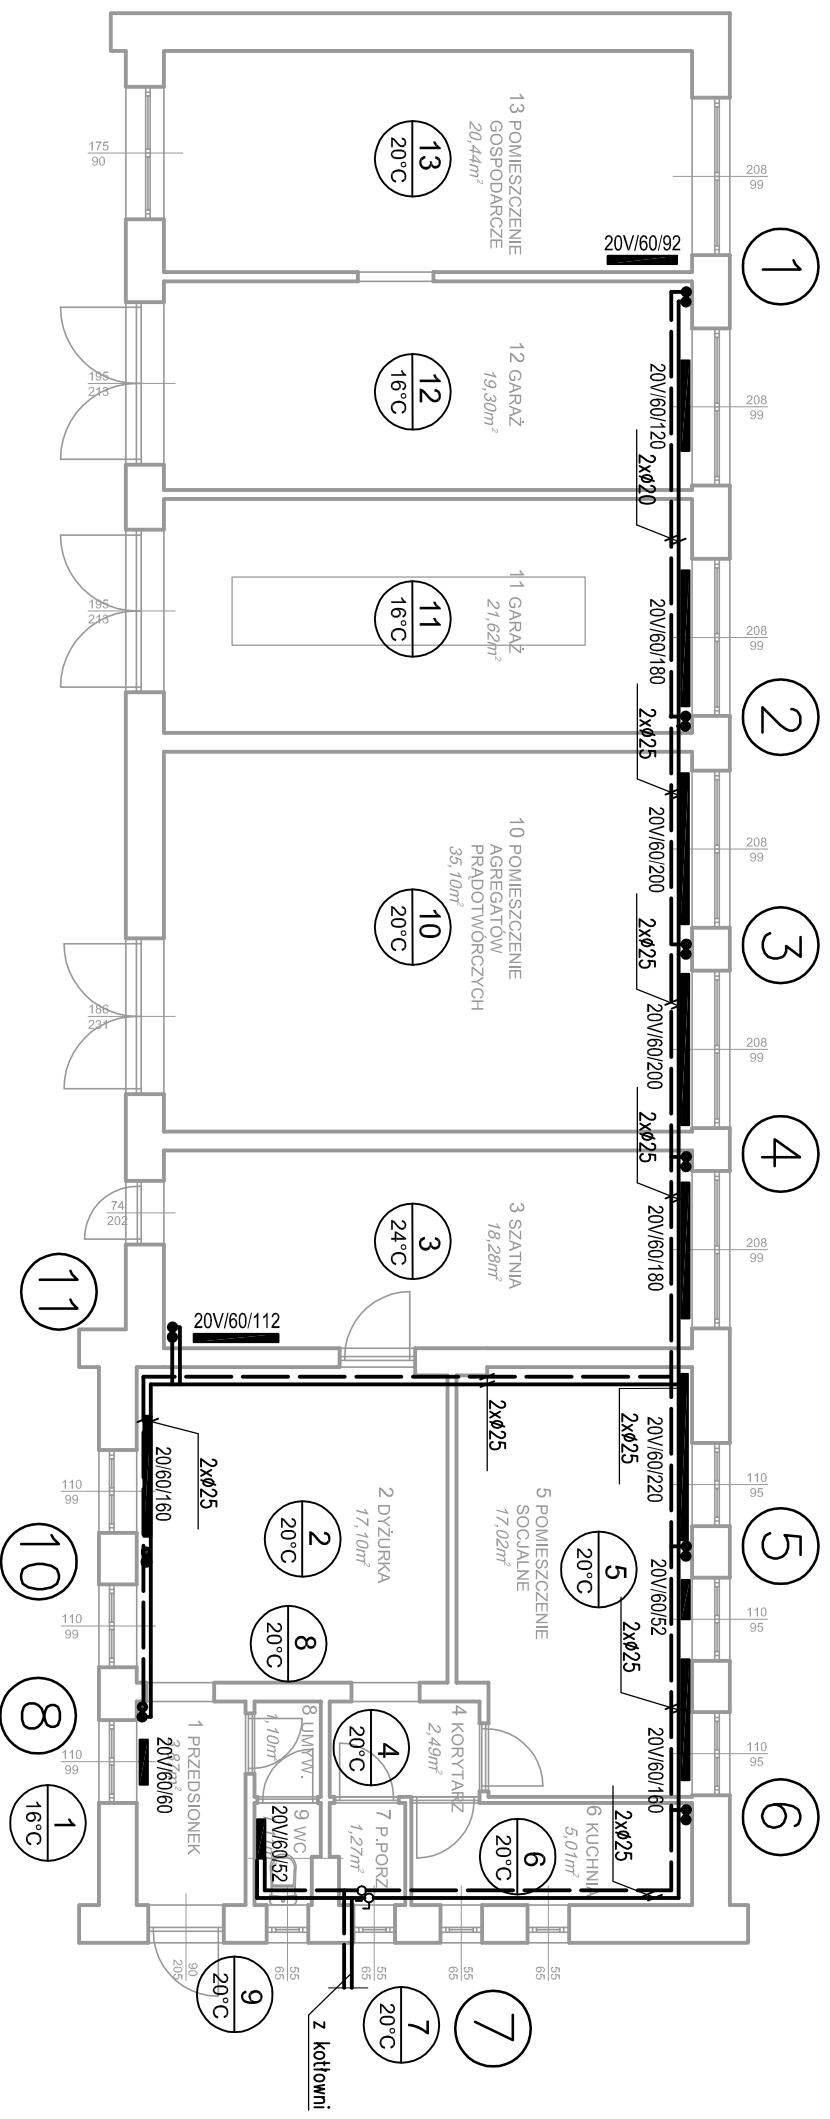

### OBJAŚNIENIA :

- c.o. - istn. zasilanie
- c.o. - istn. powrót
- grzejnik stalowy dwupłytowy higieniczny, zasilanie od dołu
- 20V/60/60

 MM-PROJEKT ul. Reja 12/14m56 mmpojekt@o2.pl www.rmmprojekt.com	Nr umowy z dn. 07.03.2013r
	Nr opracowania 0092/COW
<b>OBIEKT TEMAT</b> BUDYNEK ZESPOŁU WYJAZDOWEGO SP ZOZ PROJEKT TERMOMODERNIZACJI MODERNIZACJA INSTALACJI C.O.	Stadium P.B.W.
<b>ADRES</b> Nowe Miasto nad Pilicą ul. Tomaszowska 43	
<b>TREŚĆ OPRAC.</b> Rzut parteru	
<b>Projektowała</b> Inż. Anna Satacińska MAZ/0203/PWOS/06	<b>Data</b> 05.2013
<b>Sprawiła</b> mgr. inż. Teresa Świątkowska UAN-II-K-8386/142/81	<b>Skala</b> 1 : 100
	Nr rys. 1