


INSTALACJA CENTRALNEGO OGRZEWANIA

RZUT PARTERU

SKALA 1 : 100

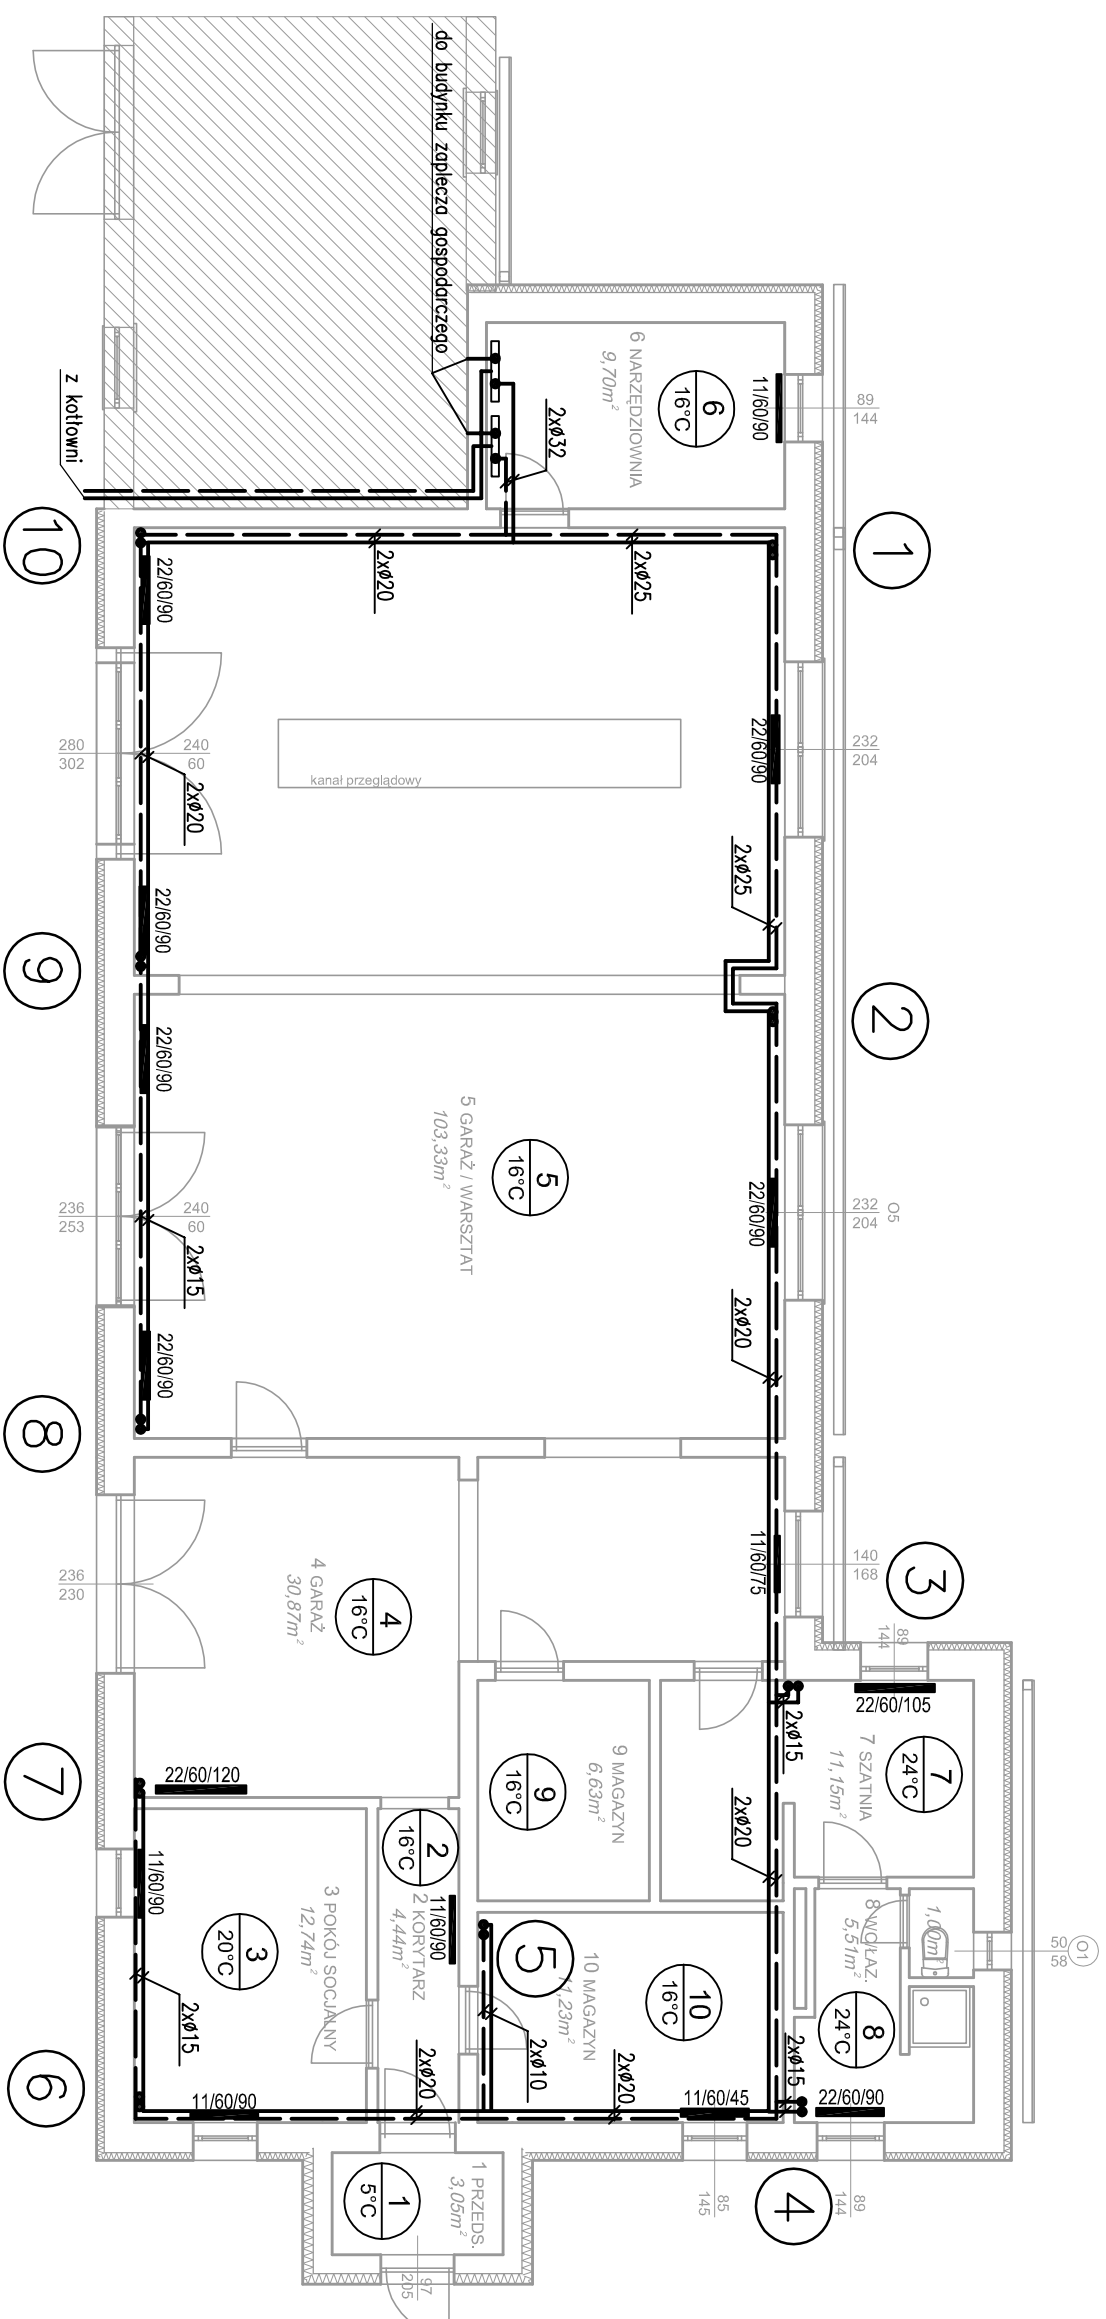

OBJAŚNIENIA :

- c.o. - zasilanie
- c.o. powrot
- 22/60/90 grzejnik stalowy płytowy

	MM-PROJEKT ul. Reja 12/14m56 mmpojekt@o2.pl www.rmprojekt.com	Mscigniew Marciniak 26-610 Radom	Nr umowy
			z dn. 07.03.2013r
OBIEKT TEMAT BUDYNEK KOLUMNY TRANSPORTU SANITARNEGO PROJEKT TERMOMODERNIZACJI MODERNIZACJA INSTALACJI C.O.			Nr opracowania 0088/COM
ADRES Nowe Miasto nad Pilicą ul. Tomaszowska 43			Stadium P.B.W.
TREŚĆ OPRAC.	Rzut parteru		
Projektowała	Inż. Anna Salacińska MAZ/0203/PWOS/06		
Sprawdziła	mgr. inż. Teresa Świątkowska UAN-II-K-8386/142/81		
			Skala 1 : 100
			Nr rys. 1